


RZUT PRZYZIEMIA
 strona od ulicy Młynarskiej
 INSTALACJA WOD-KAN i ELEKTRYCZNA
 SKALA 1:50

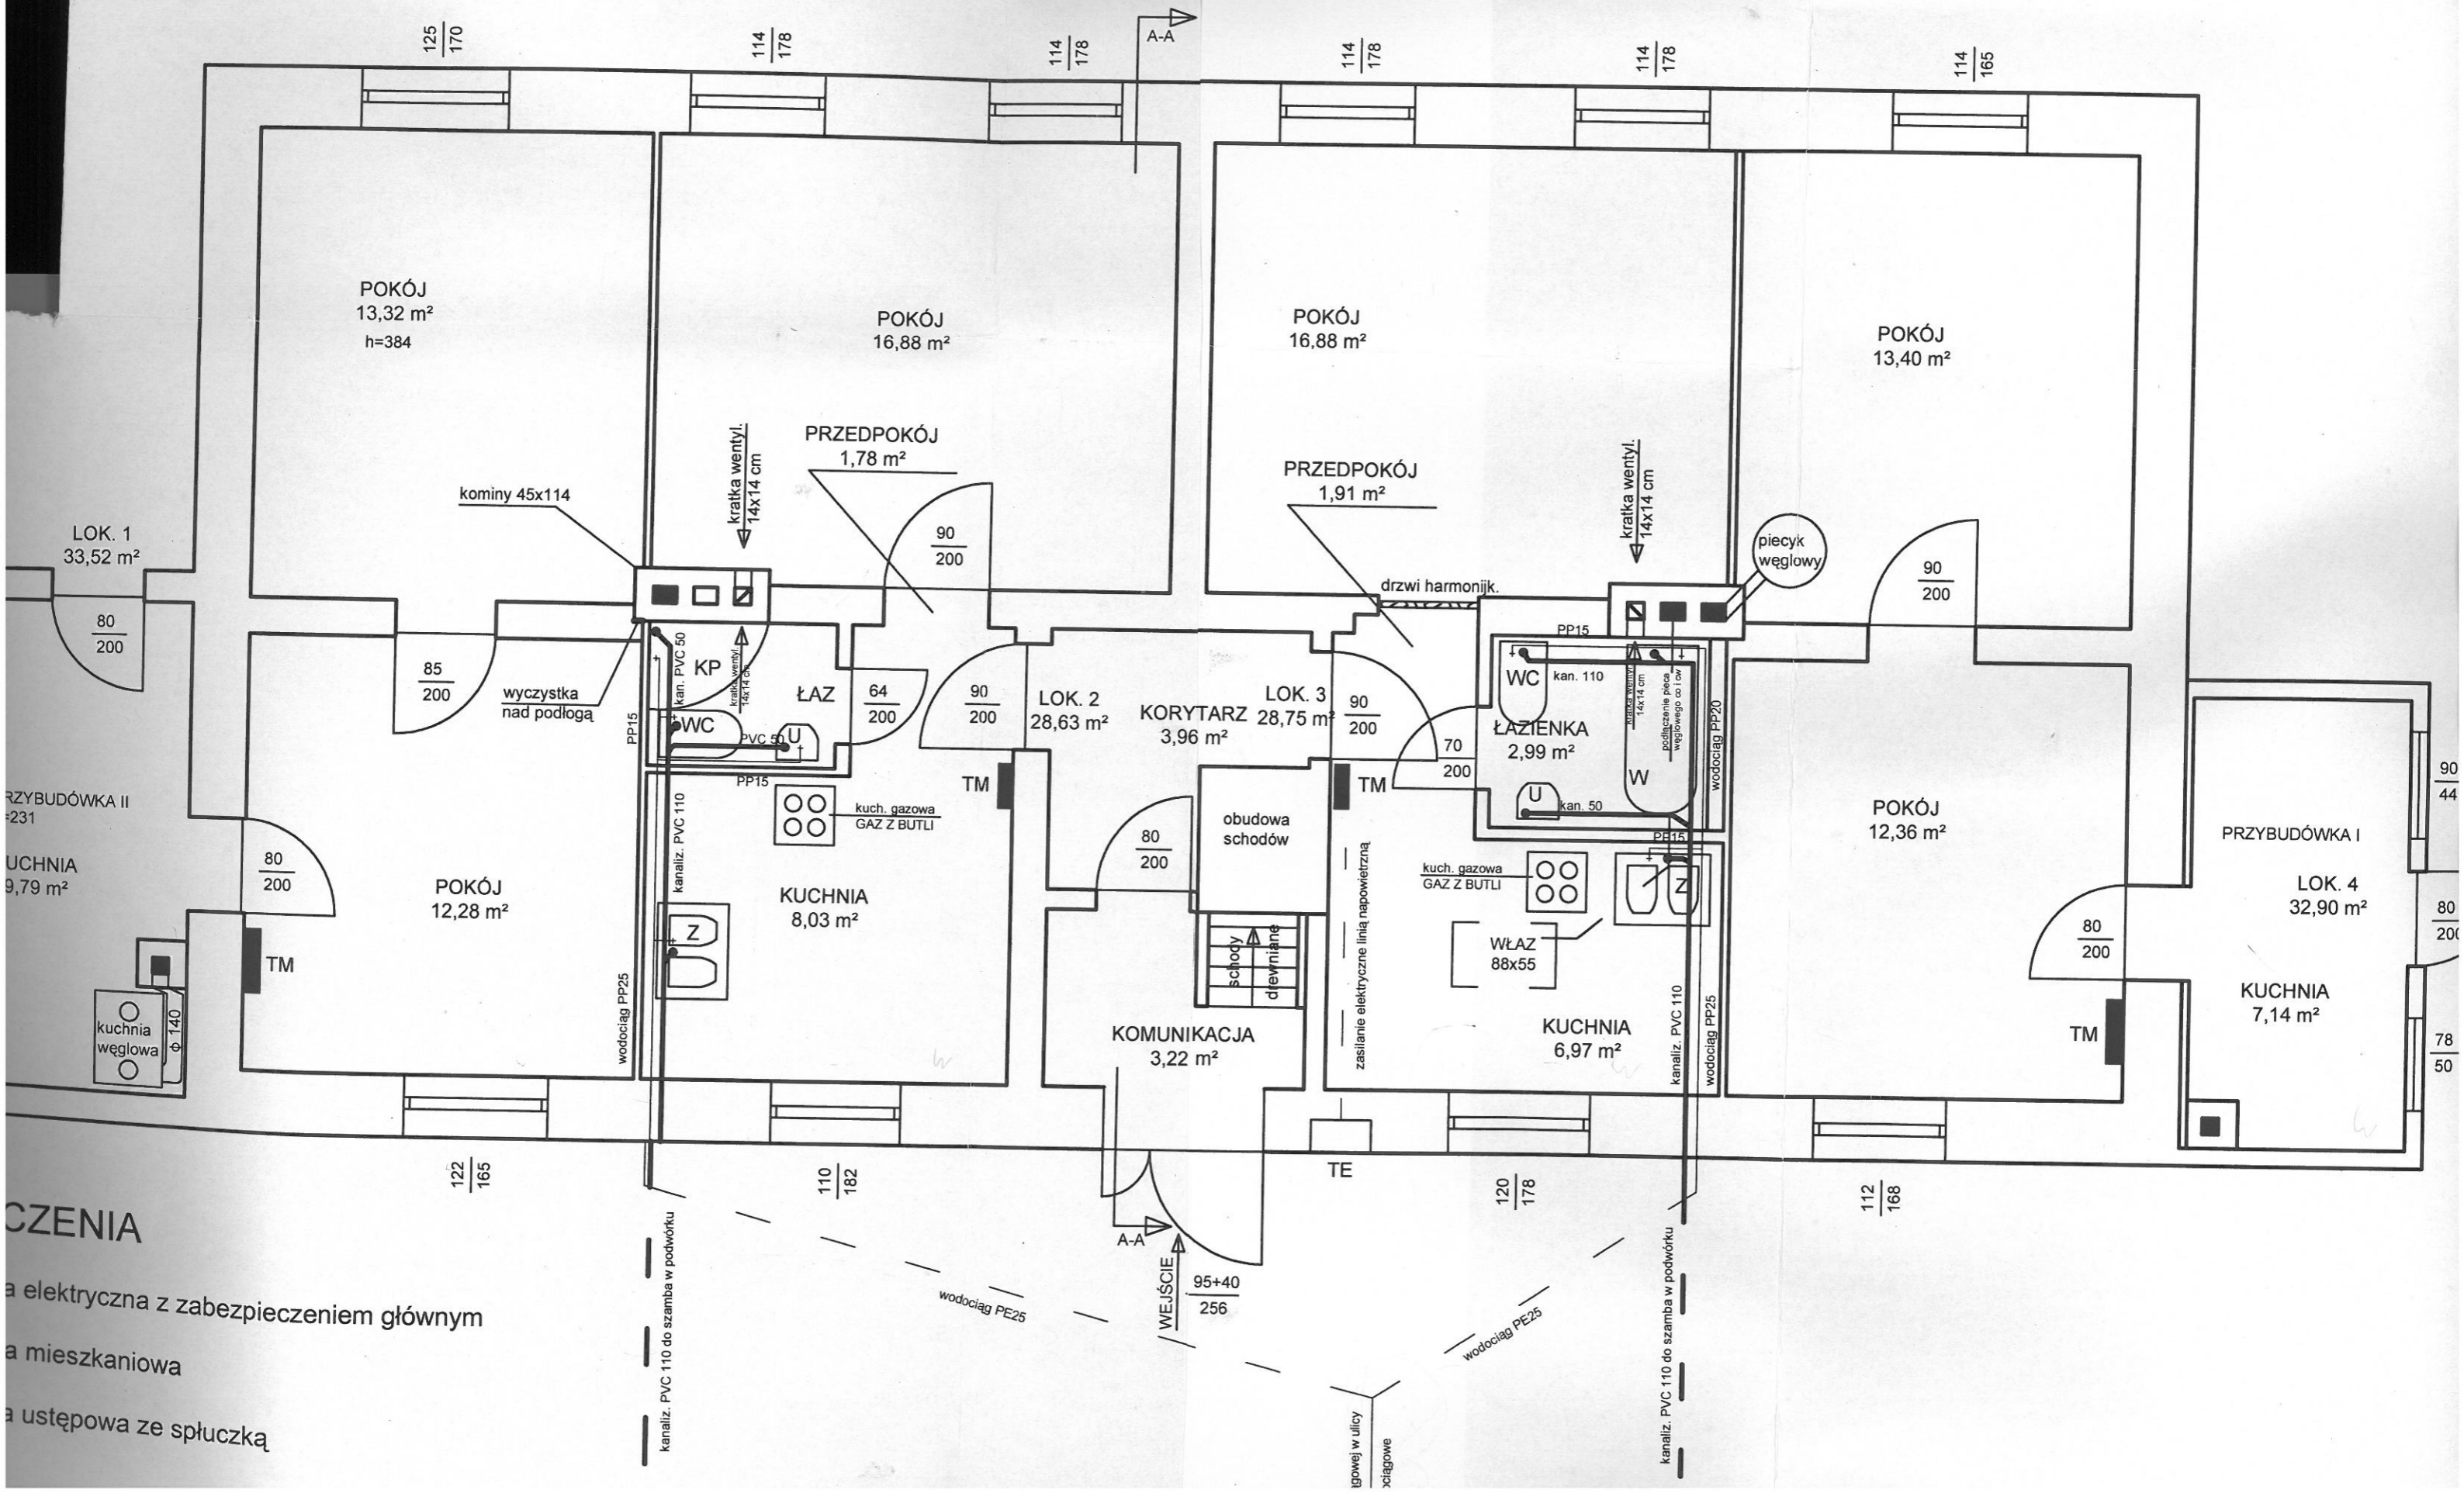

WZMOCNIENIA
 a elektryczna z zabezpieczeniem głównym
 a mieszkaniowa
 a ustępowa ze spluczka